


PLANTA BAIXA

PROJETO DE REDE DE DISTRIBUIÇÃO AÉREA

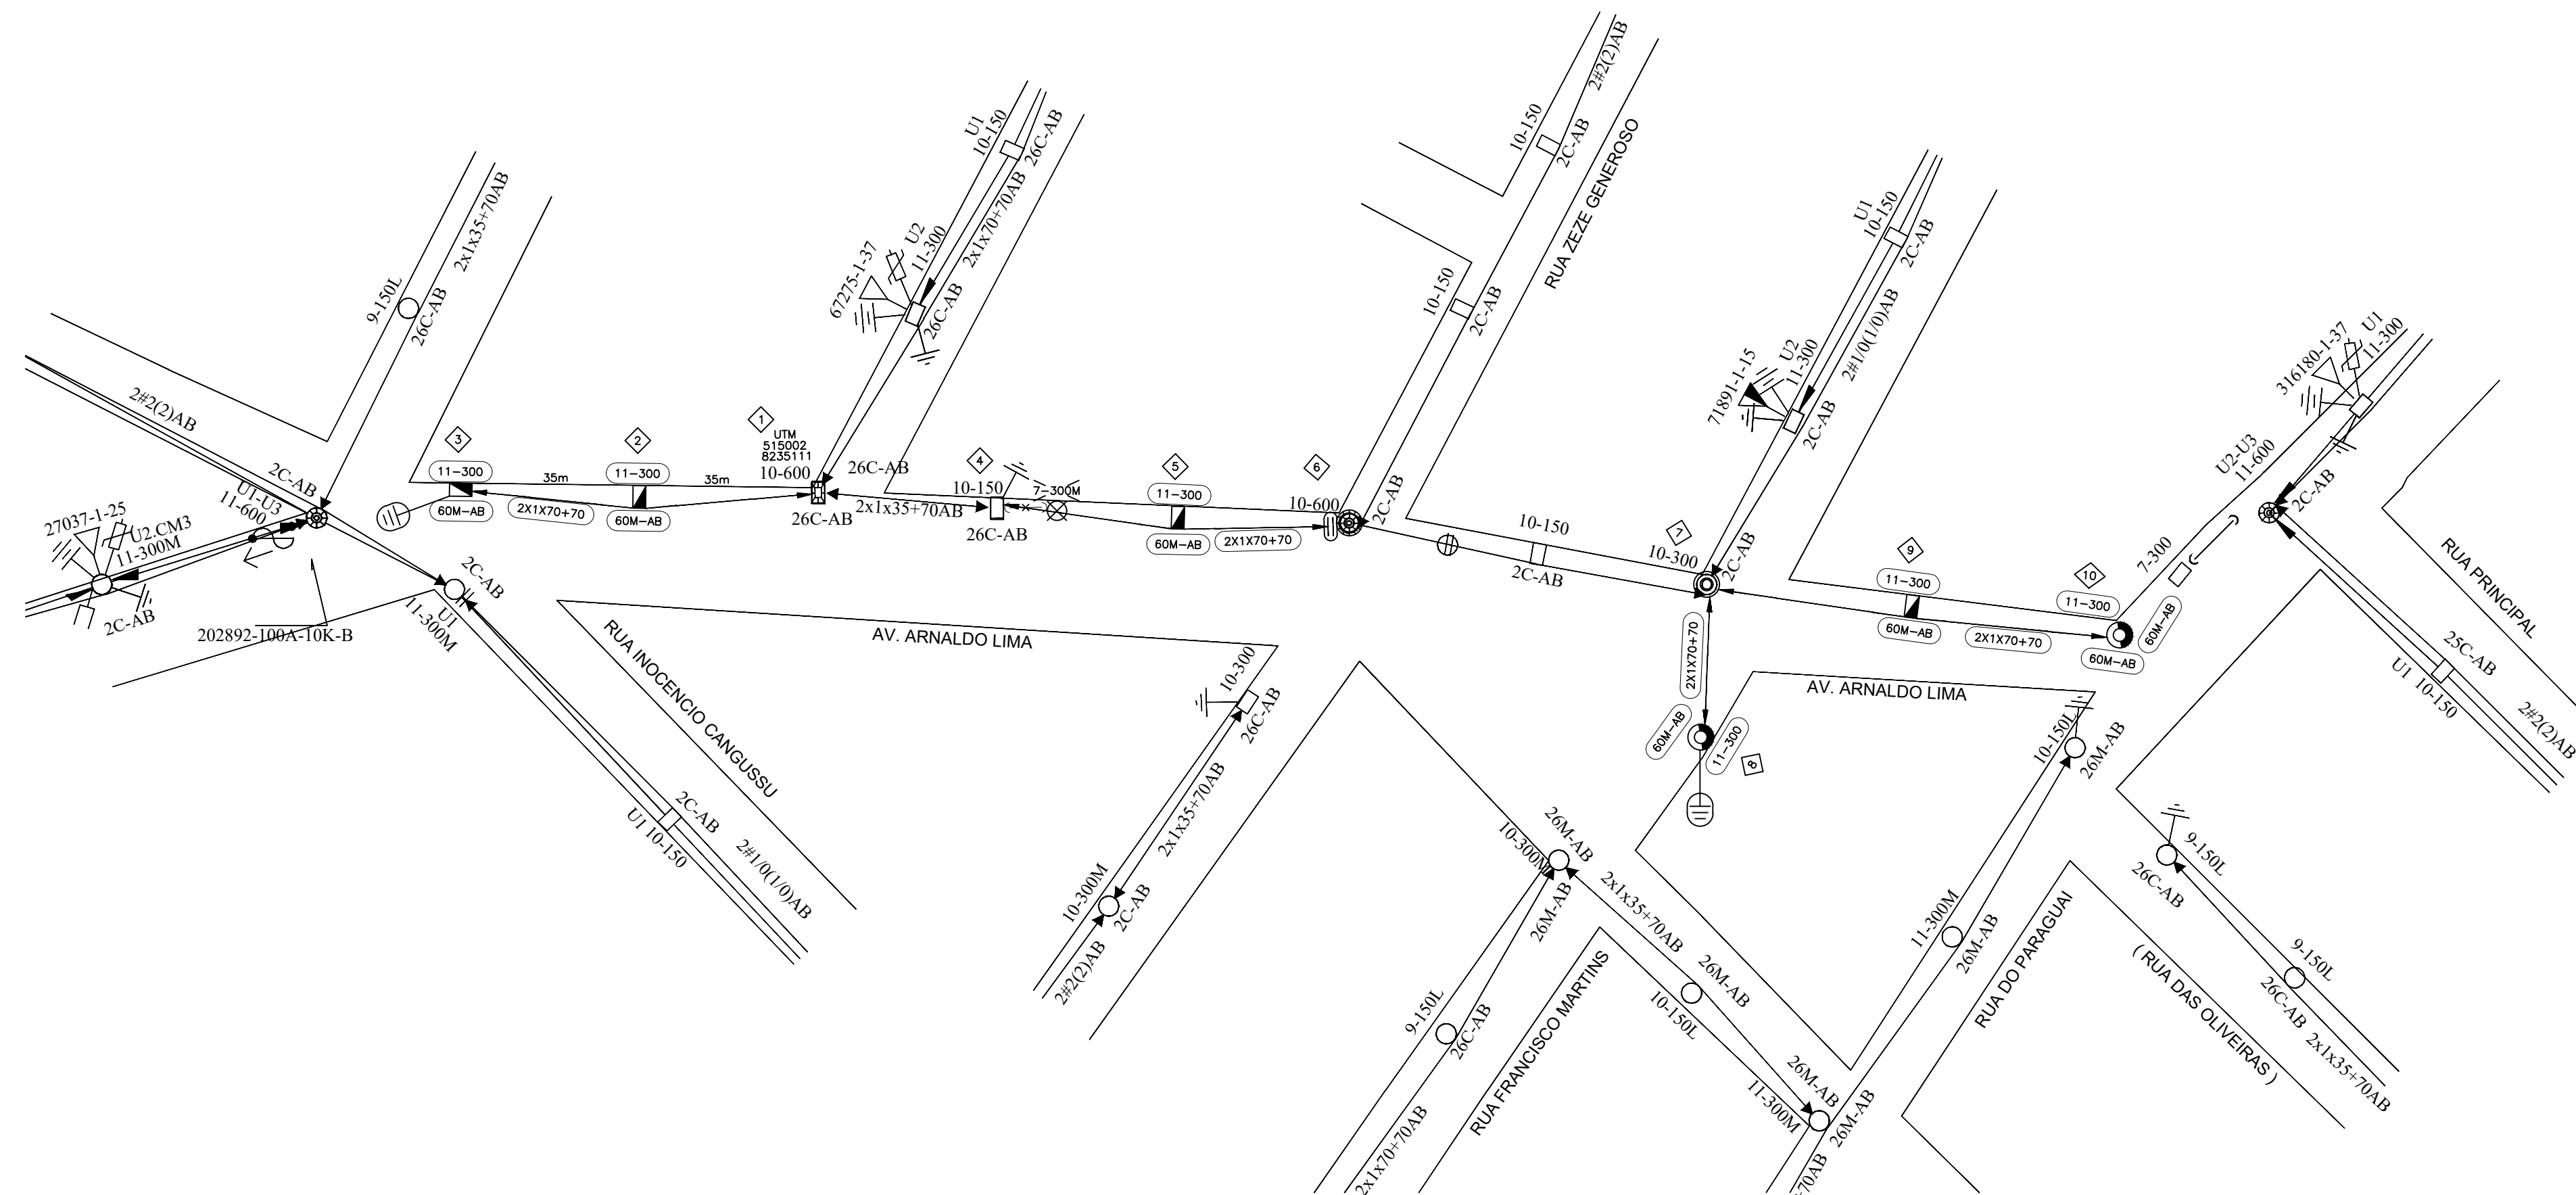

LEGENDA	
60	LUMINARIA DE LED 60W
M	BRAÇO DE IP MÉDIO
AB	FASES A E B

[illegible]

NOTAS:

- 1 - Projeto sem impacto ambiental.
- 2 - Projeto de interesse da Prefeitura Municipal de São Francisco.
- 3 - Projeto deverá ser feito em conjunto com a empresa de uso mutuo.
- 4 - O poste de 300Dan projetado deverá ter seu engastamento com a profundidade aumentada igual à 1,80m;

CEMIG D - /
OBRA PARTICULAR

Projeto: _____

Liberado por: _____

1º Pessoal: _____ Data: ____/____/____

Esta liberação não isenta a
responsabilidade da empreiteira quanto
observância das normas e padrões da
CEMIG e eventuais falhas no projeto não
reconhecíveis na análise

CEMIG- /

OBRA PARTICULAR

História do Material Feita por: _____

Liberação para Início de Construção até: ____/____/____

Assinatura Recebida em: ____/____/____

enviado para Autorização em: ____/____/____

or: _____ Nº Pessoal: _____

SCALA: 1:1000


[illegible]M/NT

S:

DLHA:	UNMO
-------	------

UNICA	A
FORMATO:	

A. C. CAVITT & C. L.

RESPONSÁVEL TÉCNICO:		PREFEITURA MUNICIPAL DE SÃO FRANCISCO				PREFEITURA MUNICIPAL DE SÃO FRANCISCO				ESCALA: 1:1000	
 ALEXANDRE OLIVEIRA DOS ANJOS – CREA 93408/D		PROJ.:	LEV.: ALEXANDRE OLIVEIRA	APROV.:	VISTO:	PROJETO DE MODIFICAÇÃO DE RDU COM INSTALAÇÃO DE ILUMINAÇÃO PÚBLICA NO MUNICÍPIO DE SÃO FRANCISCO - MG				N.º:	
		TOPÓGRAFO:	PROJ.: ALEXANDRE OLIVEIRA CREA: 93408/D	REF.:	ASSIN. MATRÍC.: APROV.:					EM/NT NS:	
		R.T.	VISTO:	DATA: 20/12/2020	ASSIN. MATRÍC.: DATA:					FOLHA: ÚNICA	
										REV_0 XX/XX/2021	