


“Seu dia termina bem quando a segurança está inserida no seu Projeto”.

## PLANTA BAIXA

PROJETO DE REDE DE DISTRIBUIÇÃO AÉREA

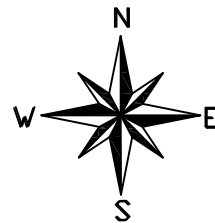


### PRATIQUE O ASTA

A - ABRIR  
S - SINALIZAR  
T - TESTAR  
A - ATERRAR

### LEGENDA

|    |                      |
|----|----------------------|
| 60 | LUMINARIA DE LED 60W |
| M  | BRAÇO DE IP MÉDIO    |
| AB | FASES A E B          |

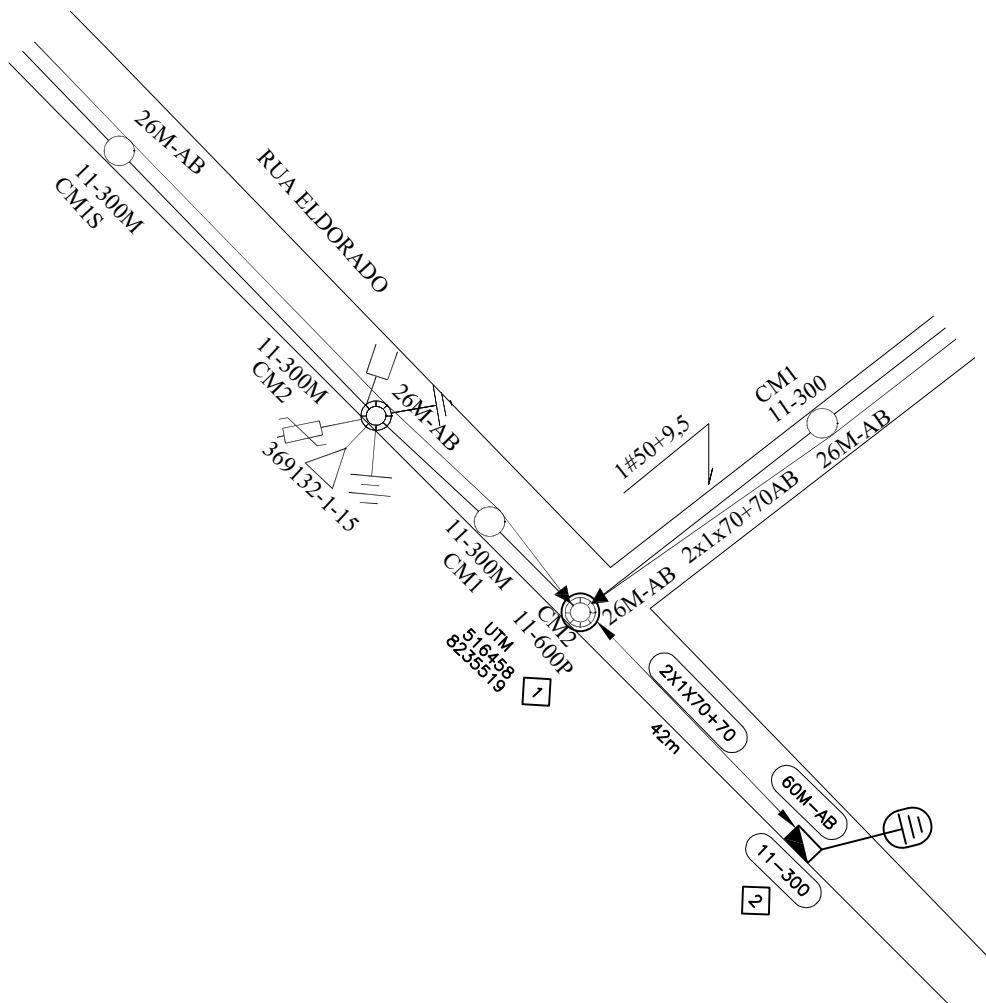

### NOTAS:

- 1 - Projeto sem impacto ambiental.
- 2 - Projeto de interesse da Prefeitura Municipal de São Francisco.
- 3 - Projeto devera ser feito em conjunto com a empresa de usu mutuo.
- 4 - O poste de 300Dan projetado devera ter seu engastamento com a profundidade aumentada igual a 1,80m;

*Alexandre O. dos Anjos*

ALEXANDRE OLIVEIRA DOS ANJOS - CREA 93408/D

PREFEITURA MUNICIPAL DE SÃO FRANCISCO

ESCALA: 1:1000

PROJ.:  
ALEXANDRE OLIVEIRA  
CREA 93408/D

APROV.:

LEV.:

PROJETO DE MODIFICAÇÃO DE RDU  
COM INSTALAÇÃO DE ILUMINAÇÃO PÚBLICA  
NO MUNICÍPIO DE SÃO FRANCISCO - MG

Nº.:  
EM/NT  
NS:

VISTO:

DATA:

20/12/2020

FOLHA: 01/01

ARQ.

REV\_0  
XX/XX/2021

REV\_1

REV\_2

REV\_3

FORMATO A4