




PRATIQUE O ASTA
A - ABRIR
S - SINALIZAR
T - TESTAR
A - ATERRAR

"Seu dia termina bem quando a segurança está inserida no seu Projeto"

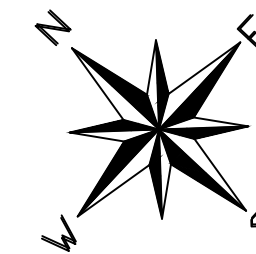

PLANTA BAIXA

PROJETO DE REDE DE DISTRIBUIÇÃO AÉREA

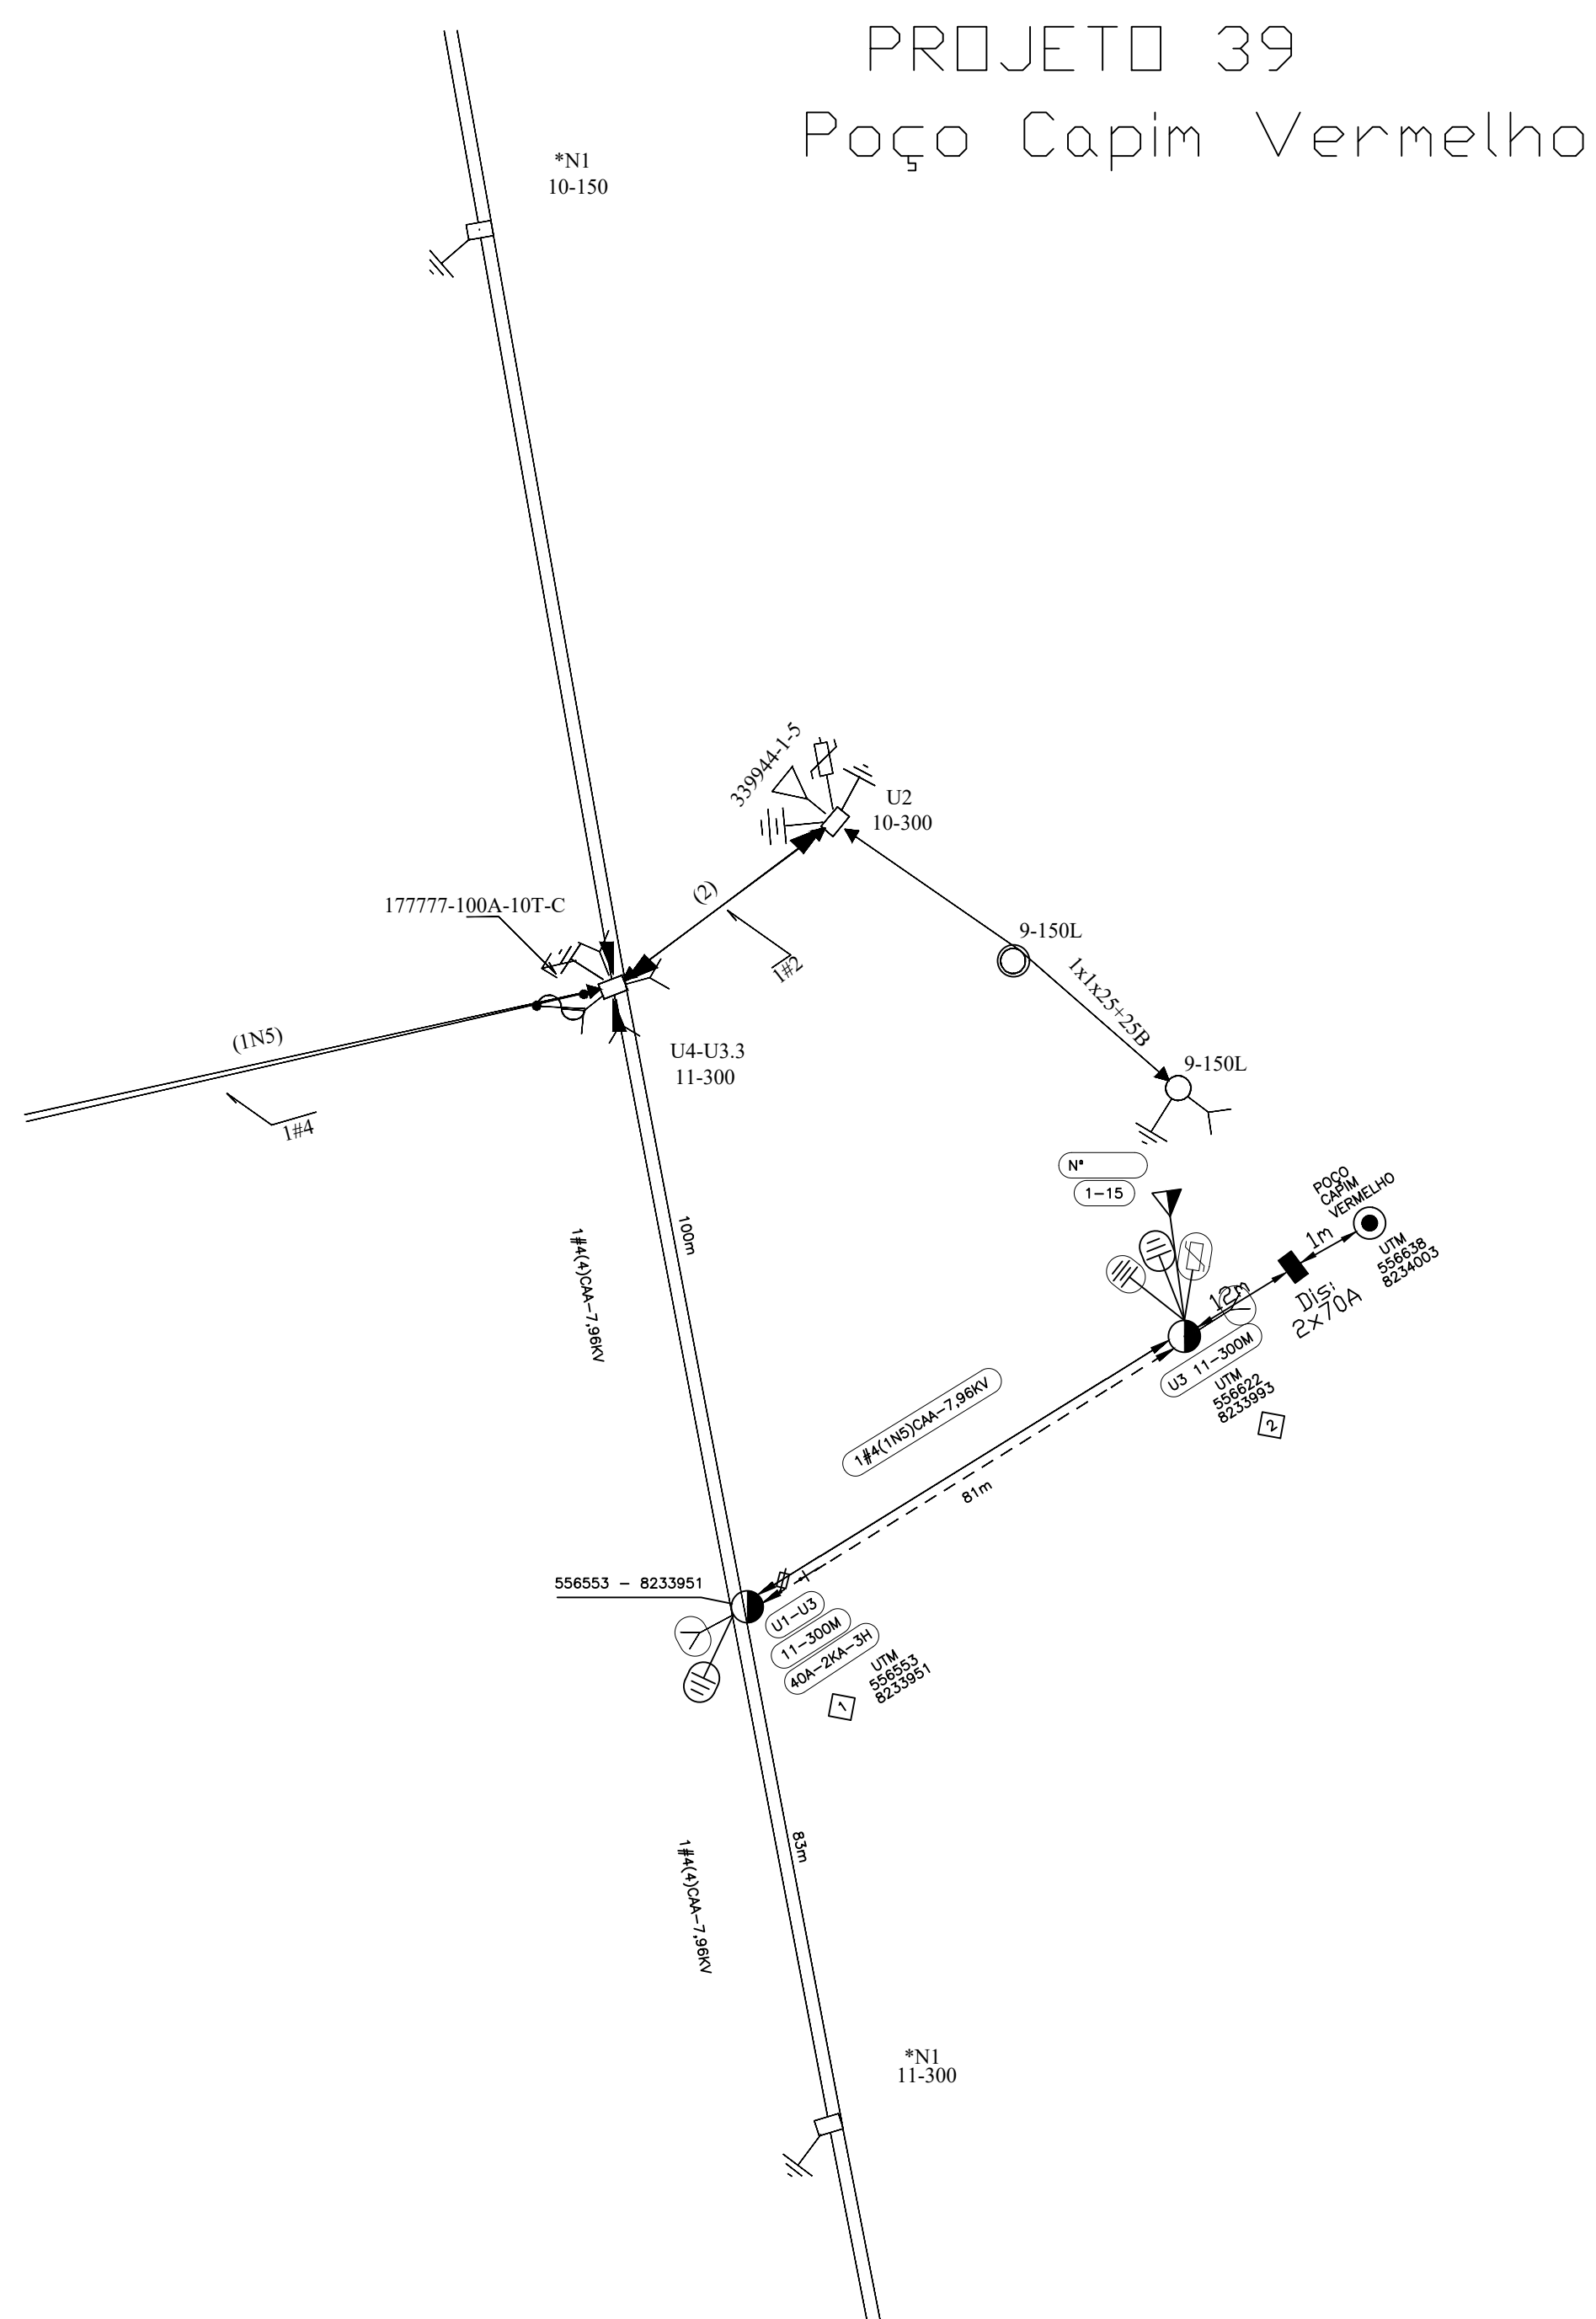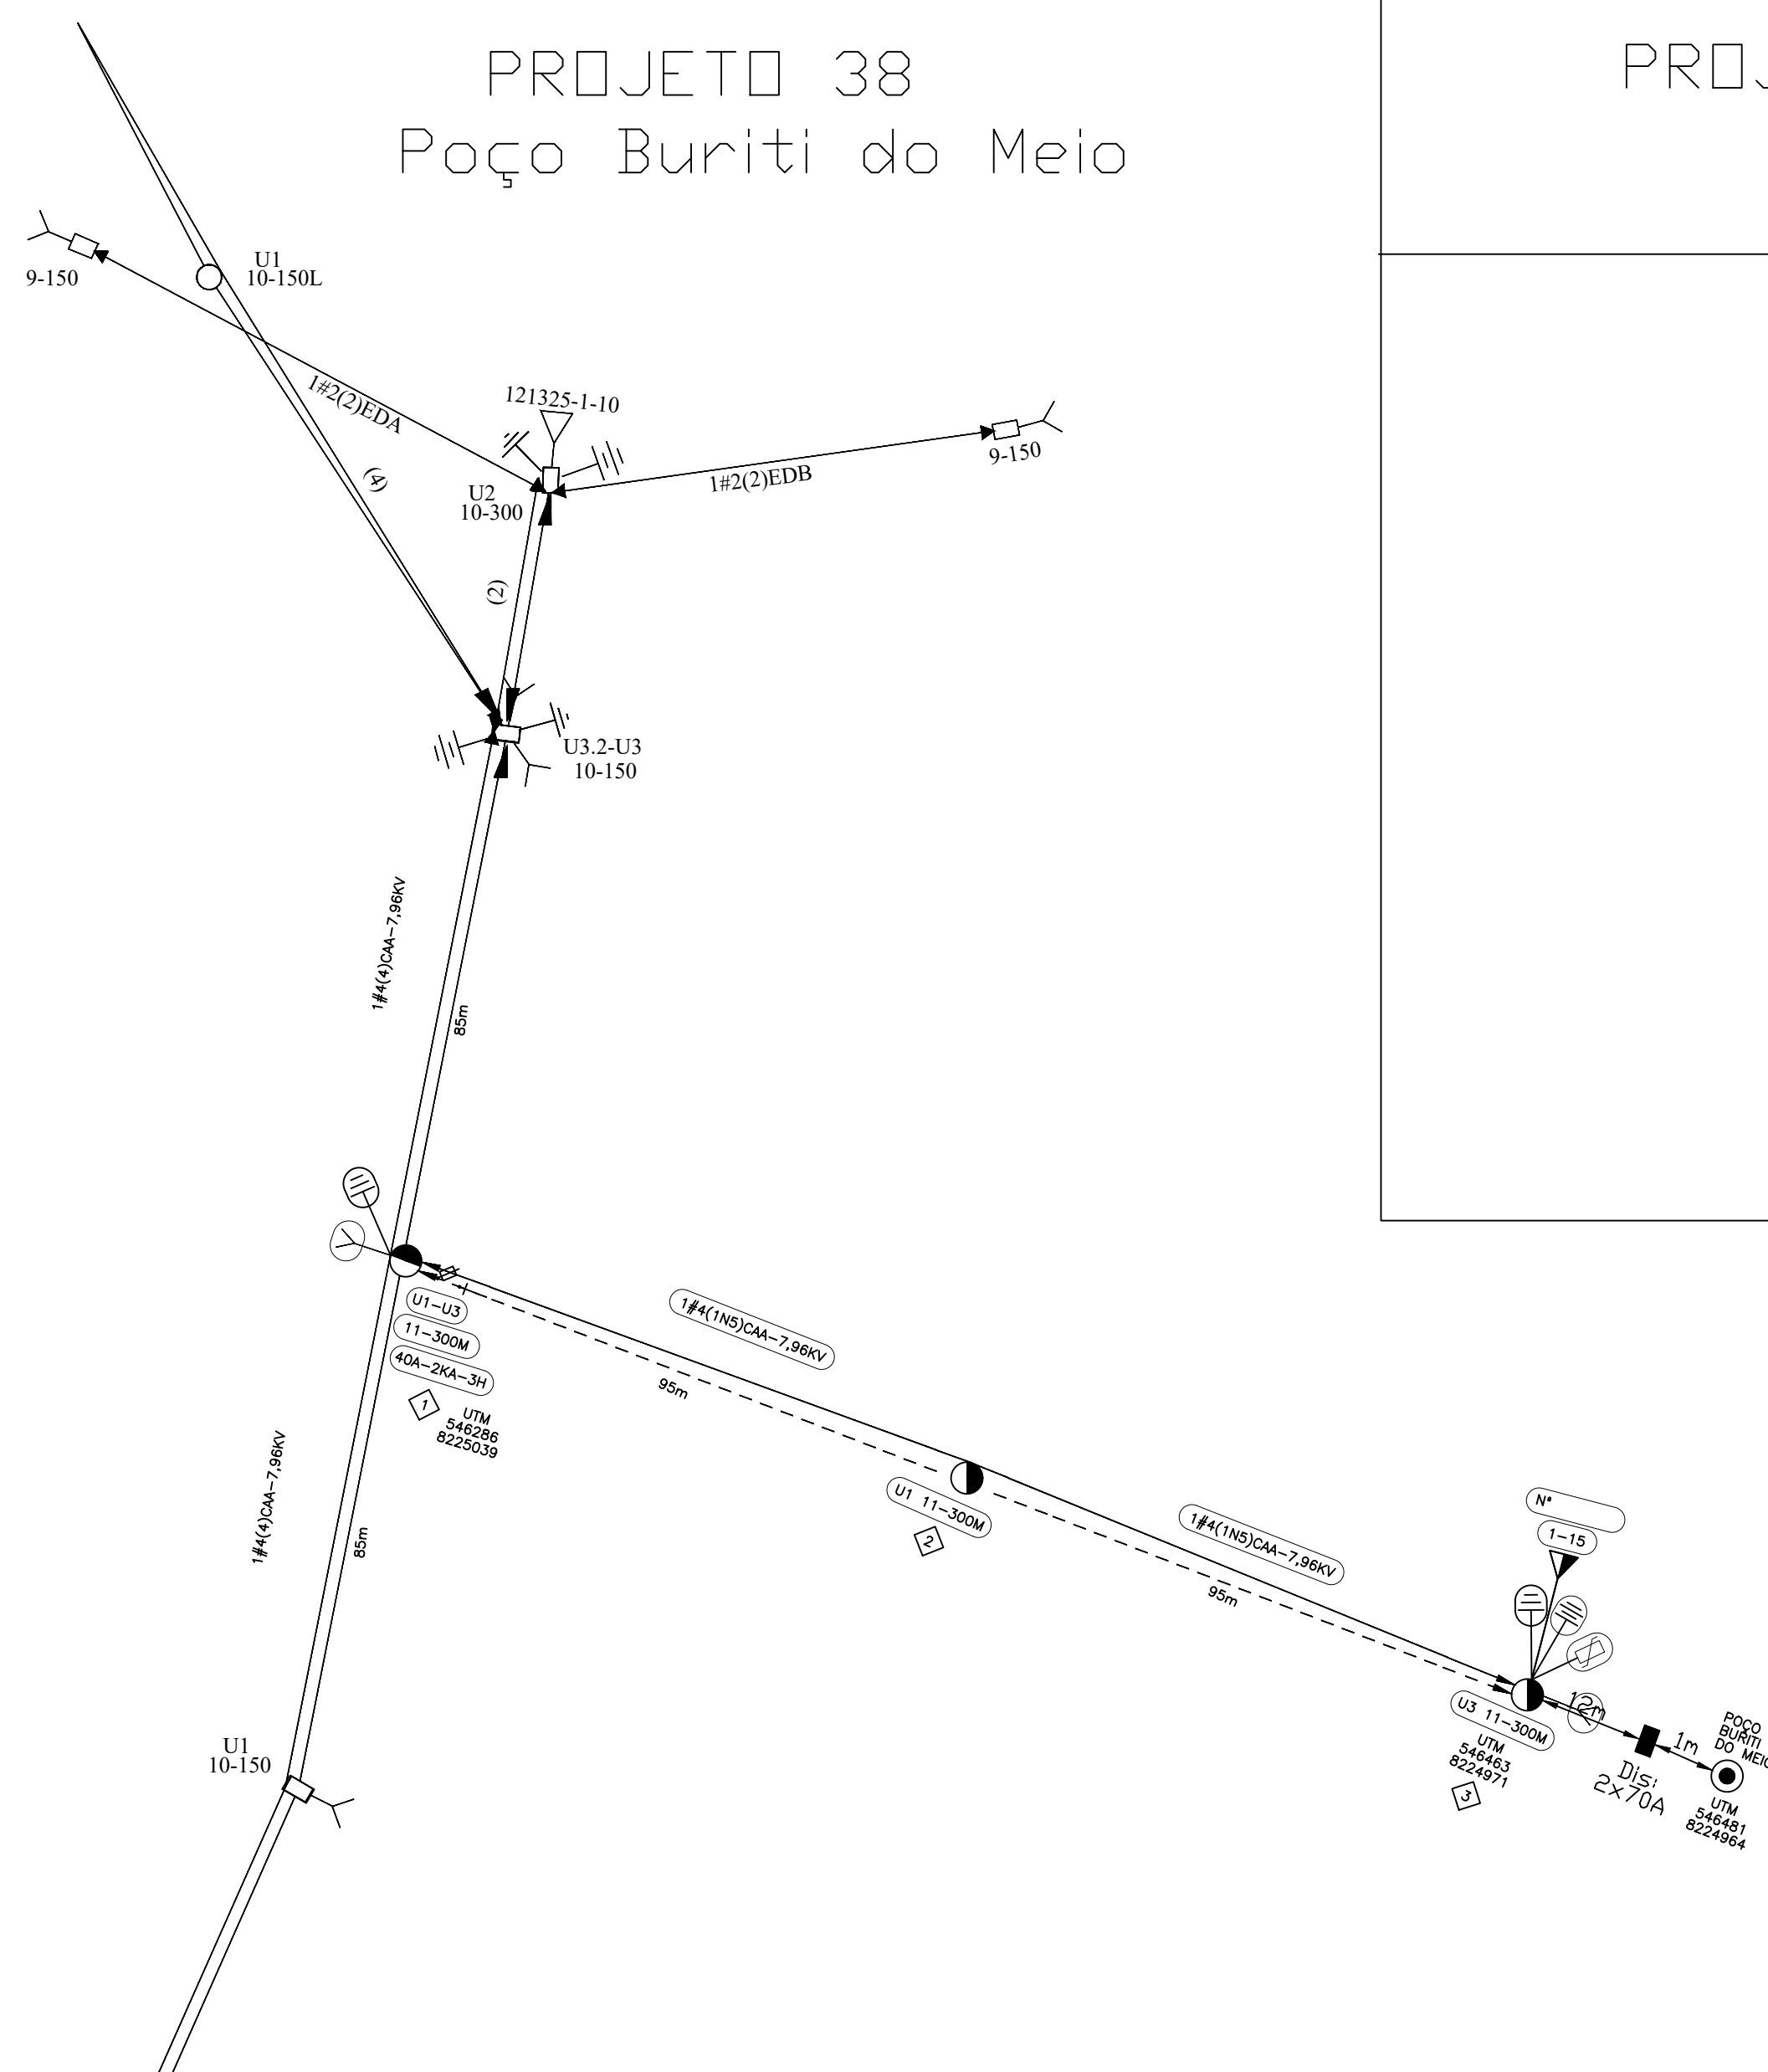


NOTAS:

- 1 - Projeto sem impacto ambiental.
2 - Projeto de interesse da Prefeitura Municipal de São Francisco.
3 - Projeto deverá ser feito em conjunto com a empresa de usu mutuo.
4 - O poste de 300Dan projetado deverá ter seu engastamento com a profundidade aumentada igual à 1,80m;

[illegible][illegible]

ARTICULAÇÃO DE FOLHAS

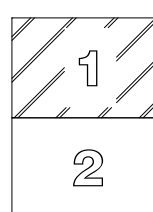

RESPONSÁVEL TÉCNICO:

Alexandre O. dos Anjos

PREFEITURA MUNICIPAL DE SÃO FRANCISCO

PROJ.:	LEV.: ALEXANDRE OLIVEIRA	APROV.:
TOPOGRAFIA:	PROJ.: ALEXANDRE OLIVEIRA CREA: 93408/D	REF.:
R.T.	VISTO:	DATA: 20/12/2020

PREFEITURA MUNICIPAL DE SÃO FRANCISCO

VESTIDOR		<p>PROJETO DE MODIFICAÇÃO DE RDU COM INSTALAÇÃO DE ILUMINAÇÃO PÚBLICA NO MUNICÍPIO DE SÃO FRANCISCO - MG</p>
ASSIN.	MATRIC.	
APROV.		
ASSIN.	MATRIC.	
DATA:		

CEMIG D -
OBRA PARTICULAR

Projeto:

Liberado por

Nº Pessoal: _____ Data: ____/____/____

Esta liberação não isenta a responsabilidade da empreiteira quanto à observância das normas e padrões da CEMIG e eventuais falhas no projeto não reconhecíveis na análise

CEMIG-

OBRA PARTICULAR

Vistoria do Material Feita por: _____

Nº Pessoa: _____ Data ____/____/____

Liberado para Início de Construção até: ____/____/____
por: _____ N° Pessoal: _____

Obra Recebida em: ____/____/____

Enviado para Autorização em: / /

por: _____ Nº Pessoal: _____

--	--

ESCALA: 1:1000

N.:	31
-----	----

EM/NT

NS:	
-----	--

88

[illegible]

FOLHA:	UNICA	
--------	-------	--

FORMATO: A1	
-------------	--