


“Seu dia termina bem quando a segurança está inserida no seu Projeto”.

PLANTA BAIXA

PROJETO DE REDE DE DISTRIBUIÇÃO AÉREA

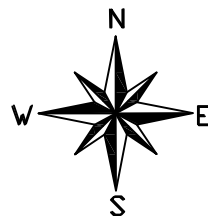


PRATIQUE O ASTA

A - ABRIR
S - SINALIZAR
T - TESTAR
A - ATERRAR

LEGENDA

60	LUMINARIA DE LED 60W
M	BRAÇO DE IP MÉDIO
AB	FASES A E B

DISTRIBUIÇÃO AUTOMÁTICA DE CÓPIAS										TOTAL
DISTR.	QTDE/TIPO	ORGÃO								

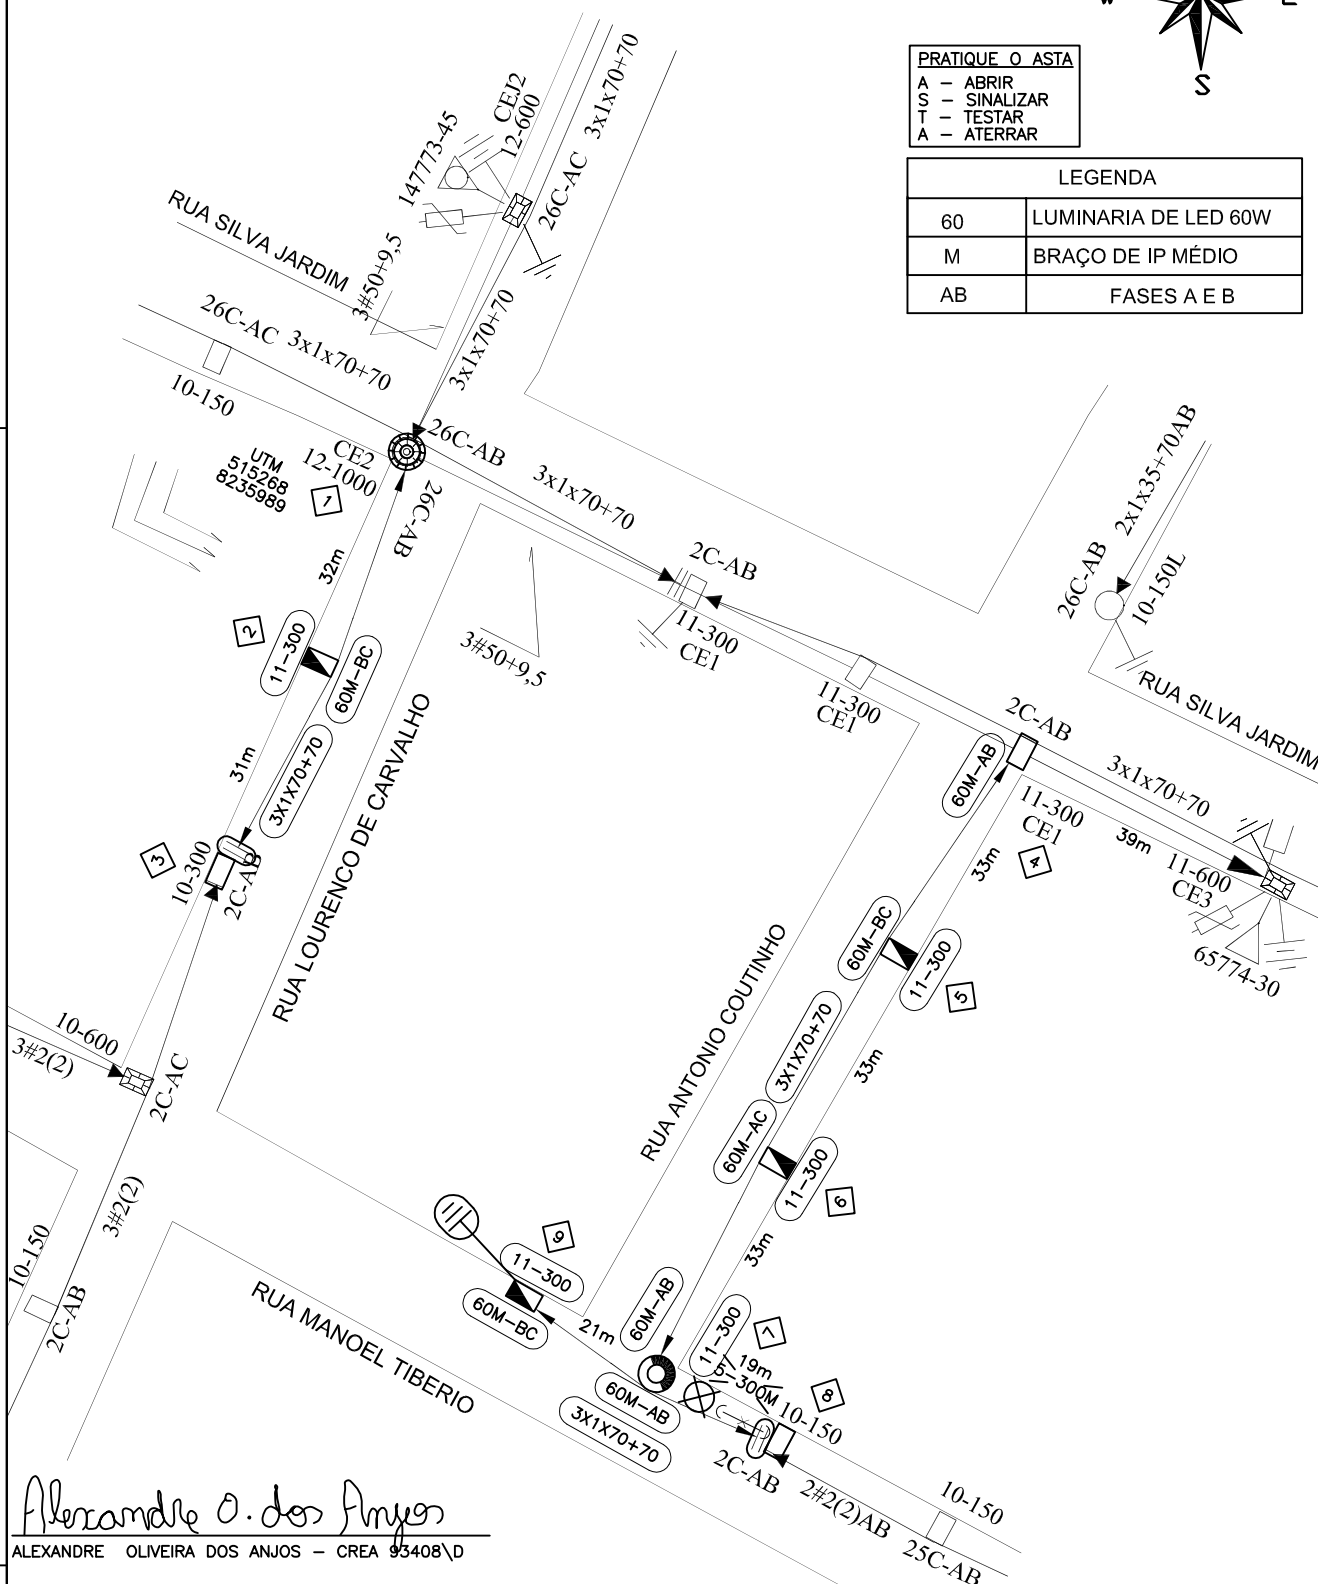

Alexandre O. dos Anjos

ALEXANDRE OLIVEIRA DOS ANJOS - CREA 93408/D

NOTAS:

- 1 - Projeto sem impacto ambiental.
- 2 - Projeto de interesse da Prefeitura Municipal de São Francisco.
- 3 - Projeto devera ser feito em conjunto com a empresa de usu mutuo.
- 4 - O poste de 300Dan projetado devera ter seu engastamento com a profundidade aumentada igual a 1,80m;

PREFEITURA MUNICIPAL DE SÃO FRANCISCO

ESCALA: 1:1000

PROJ.:
ALEXANDRE OLIVEIRA
CREA: 93408/D

APROV.:

LEV.:

PROJETO DE MODIFICAÇÃO DE RDU
COM INSTALAÇÃO DE ILUMINAÇÃO PÚBLICA
NO MUNICÍPIO DE SÃO FRANCISCO - MG

Nº.:
EM/NT
NS:

VISTO:

DATA:

20/12/2020

FOLHA: 01/01

PRJ 47-21

ARQ.

REV_0
XX/XX/2021

REV_1

REV_2

REV_3

FORMATO A4